

Mapa zasadnicza
Skala 1:500


Województwo: podlaskie
Powiat: hajnowski
Jednostka ewidencyjna: HAJNÓWKA-m
Obręb: Hajnówka

RZECZOZNAWCA DO SPRAW ZABEZPIECZEŃ
PRZECIWOPOŻAROWYCH

PLAN ZAGOSPODAROWANIA TERENU
1: 500

mgr inż. Wojciech Podraszka Nr upr. 516/2009

Ostrz. Mar. dnia 03.01.2025.
Zgodność projektu z wymaganiami ochrony
przeciwpożarowej stwierdzam
bez uwag z uwagami:

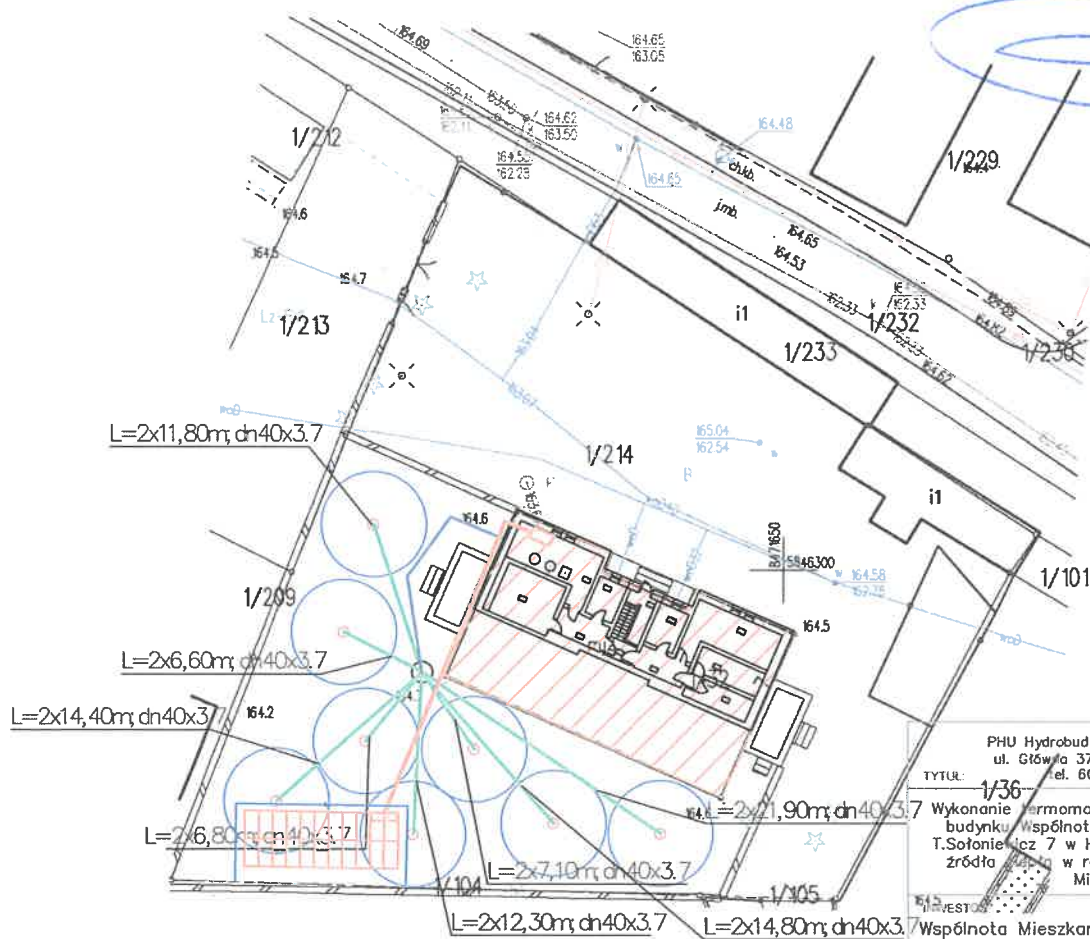

PHU Hydrobud Stanisław Kuźmiński ul. Główna 37/1 18-214 Klukowo tel. 602-593-982	
TYTUŁ:	1/36
Wykonanie termomodernizacji wielorodzinnego budynku Wspólnoty Mieszkaniowej przy ul. T. Sołowiecz 7 w Hajnówce wraz z wymianą źródła ciepła w ramach programu Ciepłe Mieszkanie	
INWESTOR:	Wspólnota Mieszkaniowa ul. Tamary Sołowiecz 7 17-200 Hajnówka
ADRES INWESTYCJI:	dz. nr geod. 1/32, 1/214 17-200 Hajnówka
PROJEKTANT:	mgr inż. Stanisław Kuźmiński Upr. Nr ŁOM 6/87, UAN 7342-2/92, PDL/0075/PWBS/19
POCIS	
SKALA	BRANŻA
1: 500	Sanitarna
FAZA PROJEKTU	
BUDOWLANY	
TYTUŁ RYSUNKU	
PLAN ZAGOSPODAROWANIA TERENU - ODWERTY	
DATA	NR RYSUNKU
29.08.2024 r.	R.1

LEGENDA

- budynek objęty opracowaniem
- obszar oddziaływania odwiertu
- sonda gruntowa h=100 m (sztuk 8) PE100-RC SDR 11 40x3.7mm
- studnia rozdzielczowa, 8-obwodowa
- rurociągi dolnego źródła PE100-RC SDR 11 40x3.7mm
- przewód tranzytowy PE100-RC SDR 11 90x8.2mm; L=17,20m