

Mapa zasadnicza  
Skala 1:500


Województwo: podlaskie

Powiat: hajnowski

Jednostka ewidencyjna: HAJNÓWKA-m

Obręb: Hajnówka

PLAN ZAGOSPODAROWANIA TERENU  
1:500

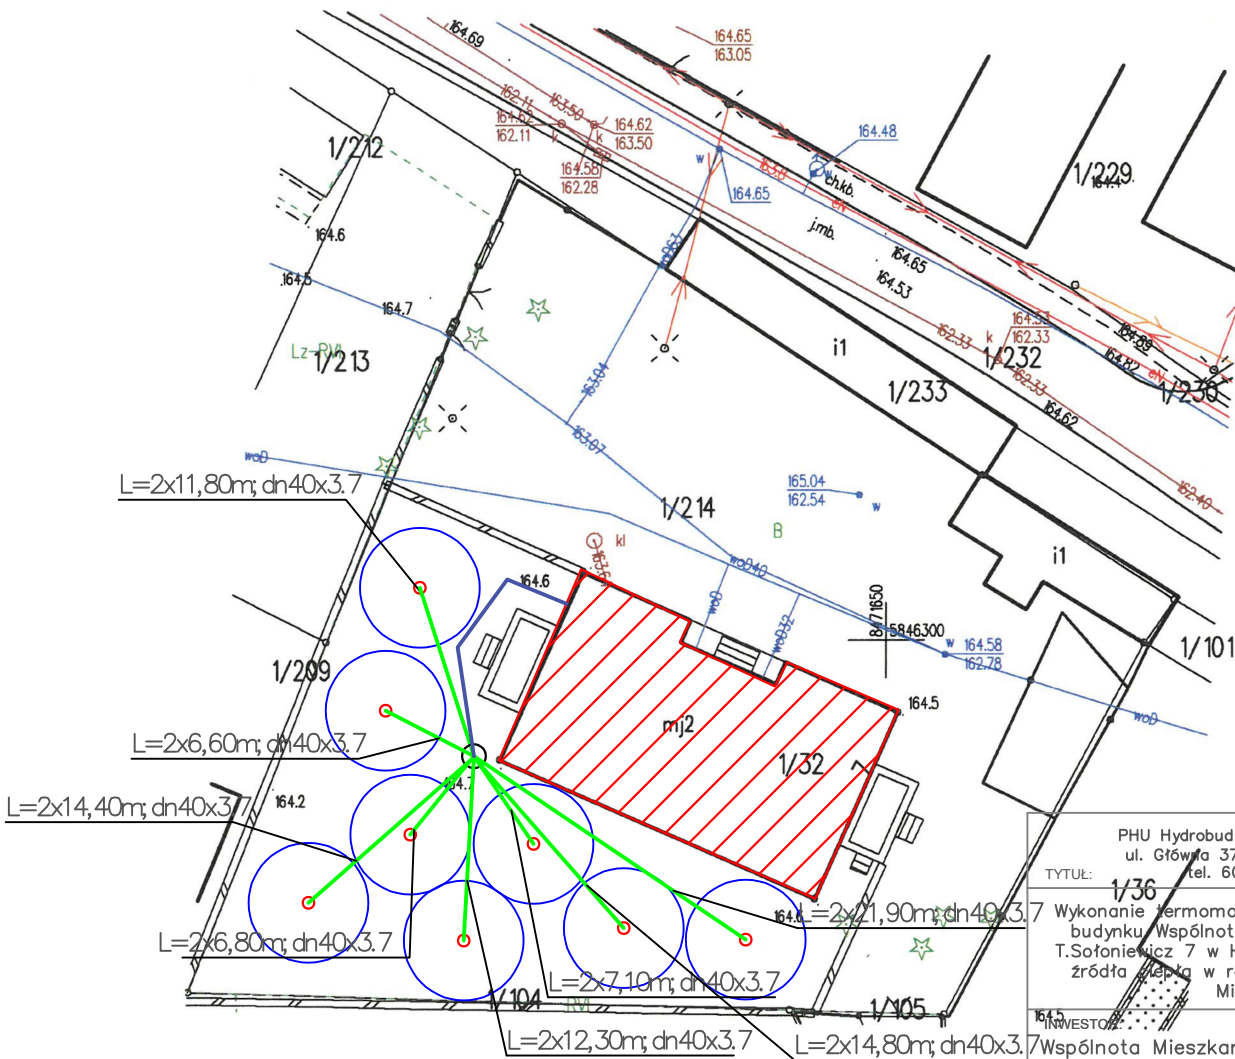

LEGENDA

- budynek objęty opracowaniem
- obszar oddziaływania odwiertu
- sonda gruntowa h=100 m (sztuk 8) PE100-RC SDR 11 40x3.7mm
- studnia rozdzielczowa, 8-obwodowa
- rurociągi dolnego źródła PE100-RC SDR 11 40x3.7mm
- przewód tranzytowy PE100-RC SDR 11 90x8.2mm; L=17,20m

PHU Hydrobud Stanisław Kuźmiński ul. Główna 37/1 18-214 Klukowo tel. 602-593-982	
TYTUŁ: 1/36 Wykonanie termomodernizacji wielorodzinnego budynku Wspólnoty Mieszkaniowej przy ul. T. Sołowiejcz 7 w Hajnówce wraz z wymianą źródła ciepła w ramach programu Ciepłe Mieszkanie	
INWESTOR: Wspólnota Mieszkaniowa ul. Tamary Sołowiejcz 7 17-200 Hajnówka	
ADRES INWESTYCJI: dz. nr geod. 1/32, 1/214 17-200 Hajnówka	
PROJEKTANT:	PODPIS:
mgr inż. Stanisław Kuźmiński Upr. Nr ŁOM 6/87, UAN 7342-2/92, PDL/0075/PWBS/19	
SKALA: 1:500	BRANŻA: Sanitarna
FAZA PROJEKTU: BUDOWLANY	
TYTUŁ RYSUNKU: PLAN ZAGOSPODAROWANIA TERENU - ODWIERTY	
DATA: 29.08.2024 r.	NR RYSUNKU: R.1