
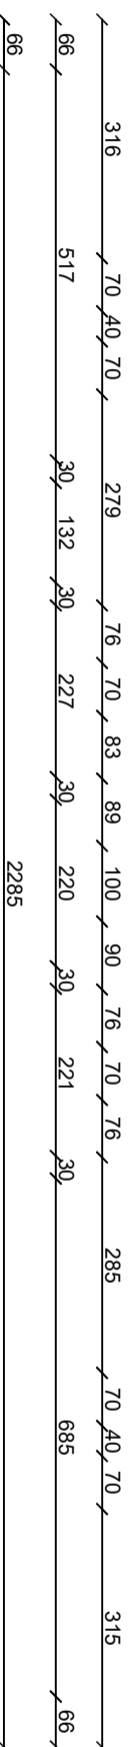
 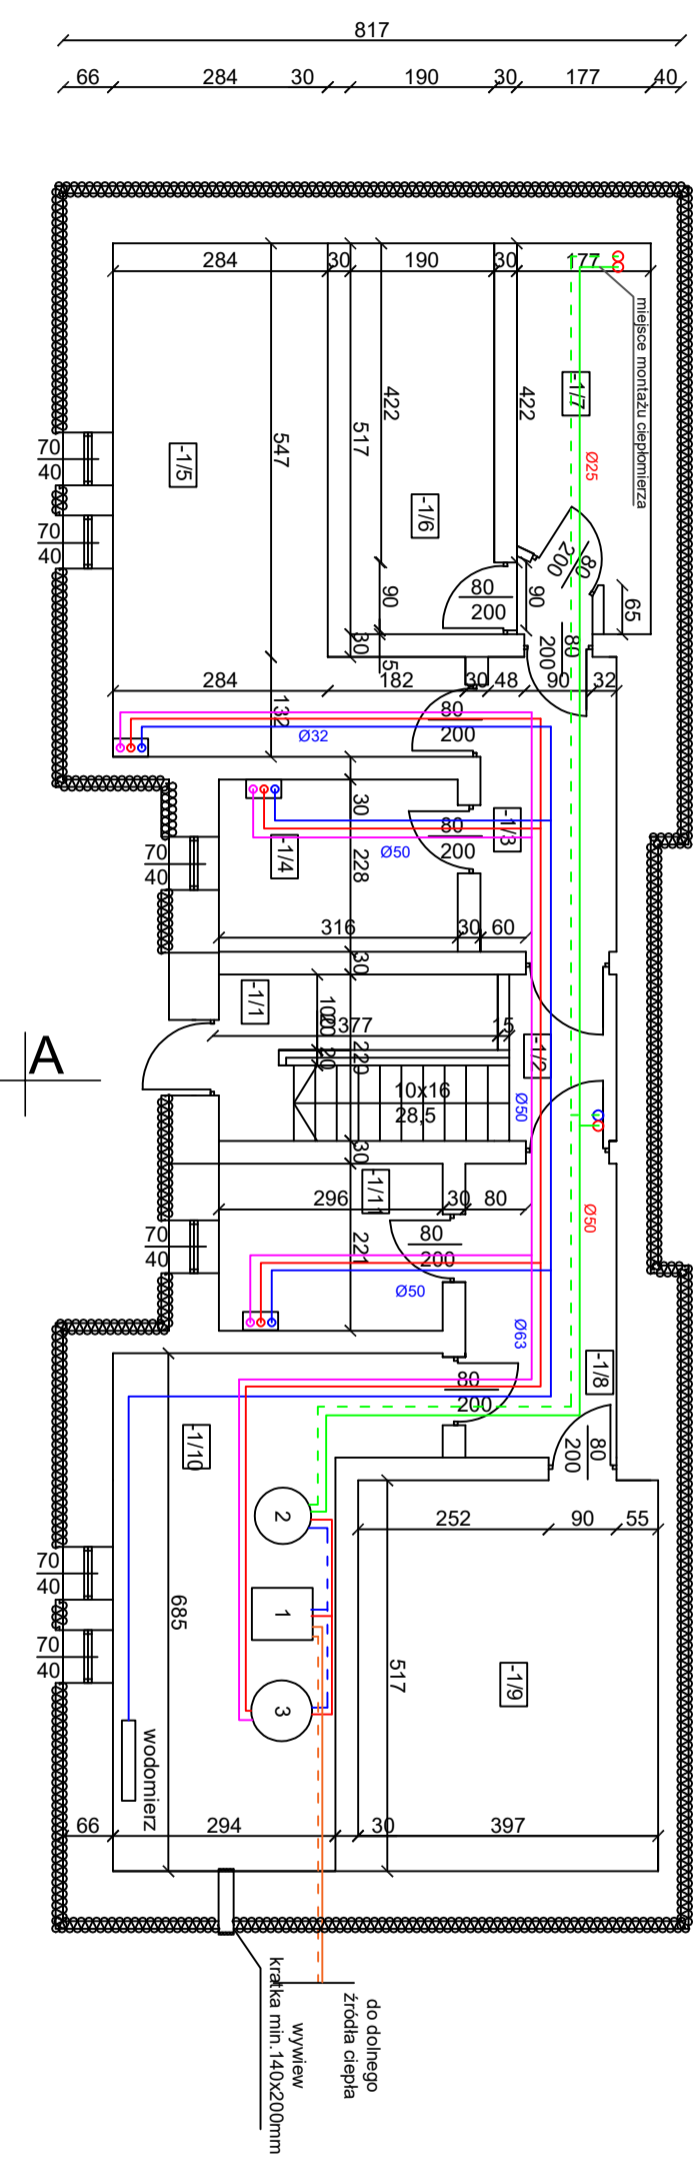


# RZUT PIWNICY



- LEGENDA**
1. Pompa ciepła solanka/woda 33 kW
  2. Zbiornik buforowy 415 l
  3. Zasobnik CWU 495 l

- zasilanie i powrót c.o. - rury prowadzone w posadzce
- zasilanie i powrót c.o. - rury prowadzone pod stropem
- zasilanie i powrót c.o. - pompa ciepła górne źródło
- zasilanie i powrót c.o. - pompa ciepła dolne źródło
- woda zimna/woda ciepła/cyrkulacja
- tuleje ochronne

Nr pomieszczenia	Nazwa	Posadzka	P.U. [m <sup>2</sup> ]
-1/1	Klatka schodowa	Beton	5,15
-1/2	Korytarz	Beton	2,72
-1/3	Korytarz	Beton	6,62
-1/4	Pom. piwniczne	Beton	7,19
-1/5	Pom. piwniczne	Beton	21,69
-1/6	Pom. piwniczne	Beton	9,82
-1/7	Pom. piwniczne	Beton	8,18
-1/8	Korytarz	Beton	7,40
-1/9	Pom. piwniczne	Beton	20,52
-1/10	Kolejownia	Beton	22,29
-1/11	Pom. piwniczne	Beton	6,56
<b>RAZEM:</b>			<b>118,14</b>

PHU Hybridbud Stanisław Kuzmiński  
ul. Główna 37/1 18-214 Kluczek  
tel. 602-593-982

TYTUŁ: Wykonanie termomodernizacji wielorodzinnego budynku Wspólnoty Mieszkaniowej przy ul. T. Sotoniowicz 7 w Hajnówce wraz z wyznaczeniem źródeł ciepła w ramach programu Ciepła Mieszkanie

INWESTOR: Wspólnota Mieszkaniowa ul. Tamary Sotoniowicz 7 17-200 Hajnówka

ADRES INWESTYCJI: dz. nr geod. 1/32, 1/214 17-200 Hajnówka

PROJEKTANT: mgr inż. Stanisław Kuzmiński Upr. Nr KOM 6/87, UAN 7342-2/92, PDL/0075/PWBS/19

SKALA: 1:100

BRANŻA: Sanitarna

FAZA PROJEKTU: WYKONAWCZY

TYTUŁ RYSUNKU: RZUT PIWNICY

DATA: 29.08.2024 r.

NR RYSUNKU: S.2